




PAVIMENTO 2
 PLANTA BAIXA 2º PAVIMENTO
 ESCALA 1/75

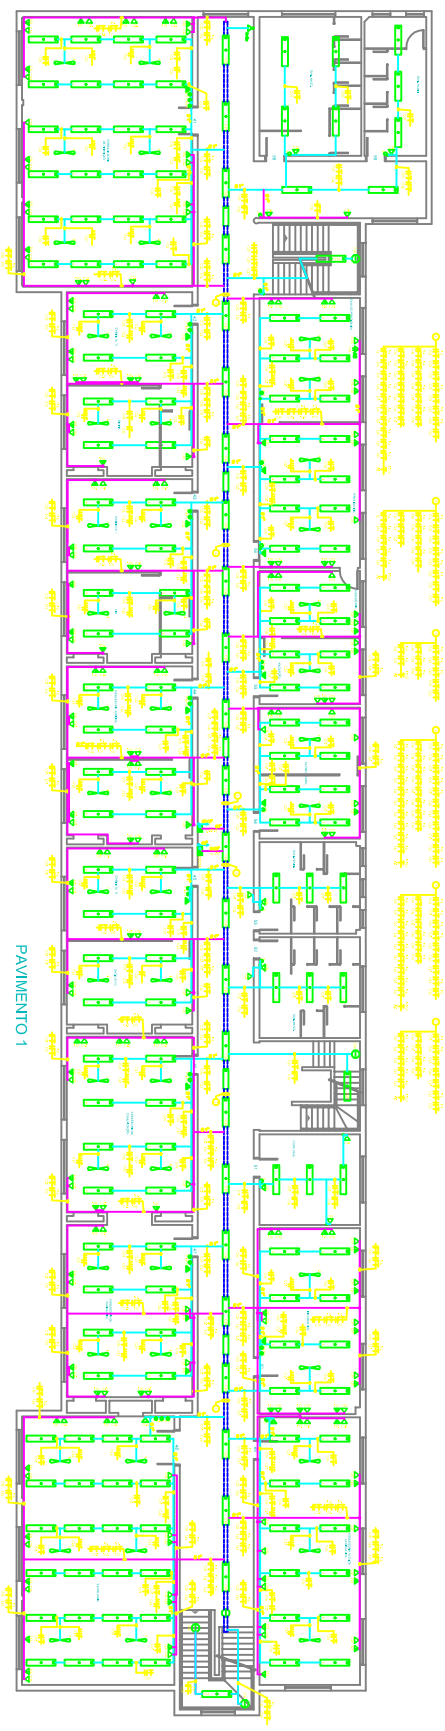

PAVIMENTO 1
 PLANTA BAIXA 1º PAVIMENTO
 ESCALA 1/75

- LEGENDA**
- LUMINÁRIA FLUORESCENTE / N° DE LÂMPADAS
 - LUMINÁRIA FLUORESCENTE 1 LÂMPADA (ENERGÉTICA)
 - MÓDULO AUTÔNOMO PARA ILUMINAÇÃO DE EMERGÊNCIA
 - VENTILADOR
 - TOMADA TIPO-E 120V
 - TOMADA TIPO INFO 120V
 - TOMADA TIPO CIRC.VL 120V
 - TOMADA TRIFÁSICA 220V
 - TOMADA BIFÁSICA 220V
 - INTERRUPTOR BIPOLAR UMA SEÇÃO
 - INTERRUPTOR BIPOLAR DUAS SEÇÕES
 - TUBULAÇÃO PASSANTE
 - ELETRIFICAÇÃO APARENTE
 - ELETRORUTO APARENTE
 - ELETRORUTO ILUMINAÇÃO

ALLIANCE ENGENHARIA

CAMARA MUNICIPAL DE ZABRANGA

INSTITUICAO ELECTRICAS DE BAIXA VEINSAO

DISTRIBUICAO GERAL DE 2º PAVIMENTOS

21/01/10

Revisão/Ano

Jair Casado

2

04/05

1:75